



由 Autodesk 教育版产品制作

由 Autodesk 教育版产品制作

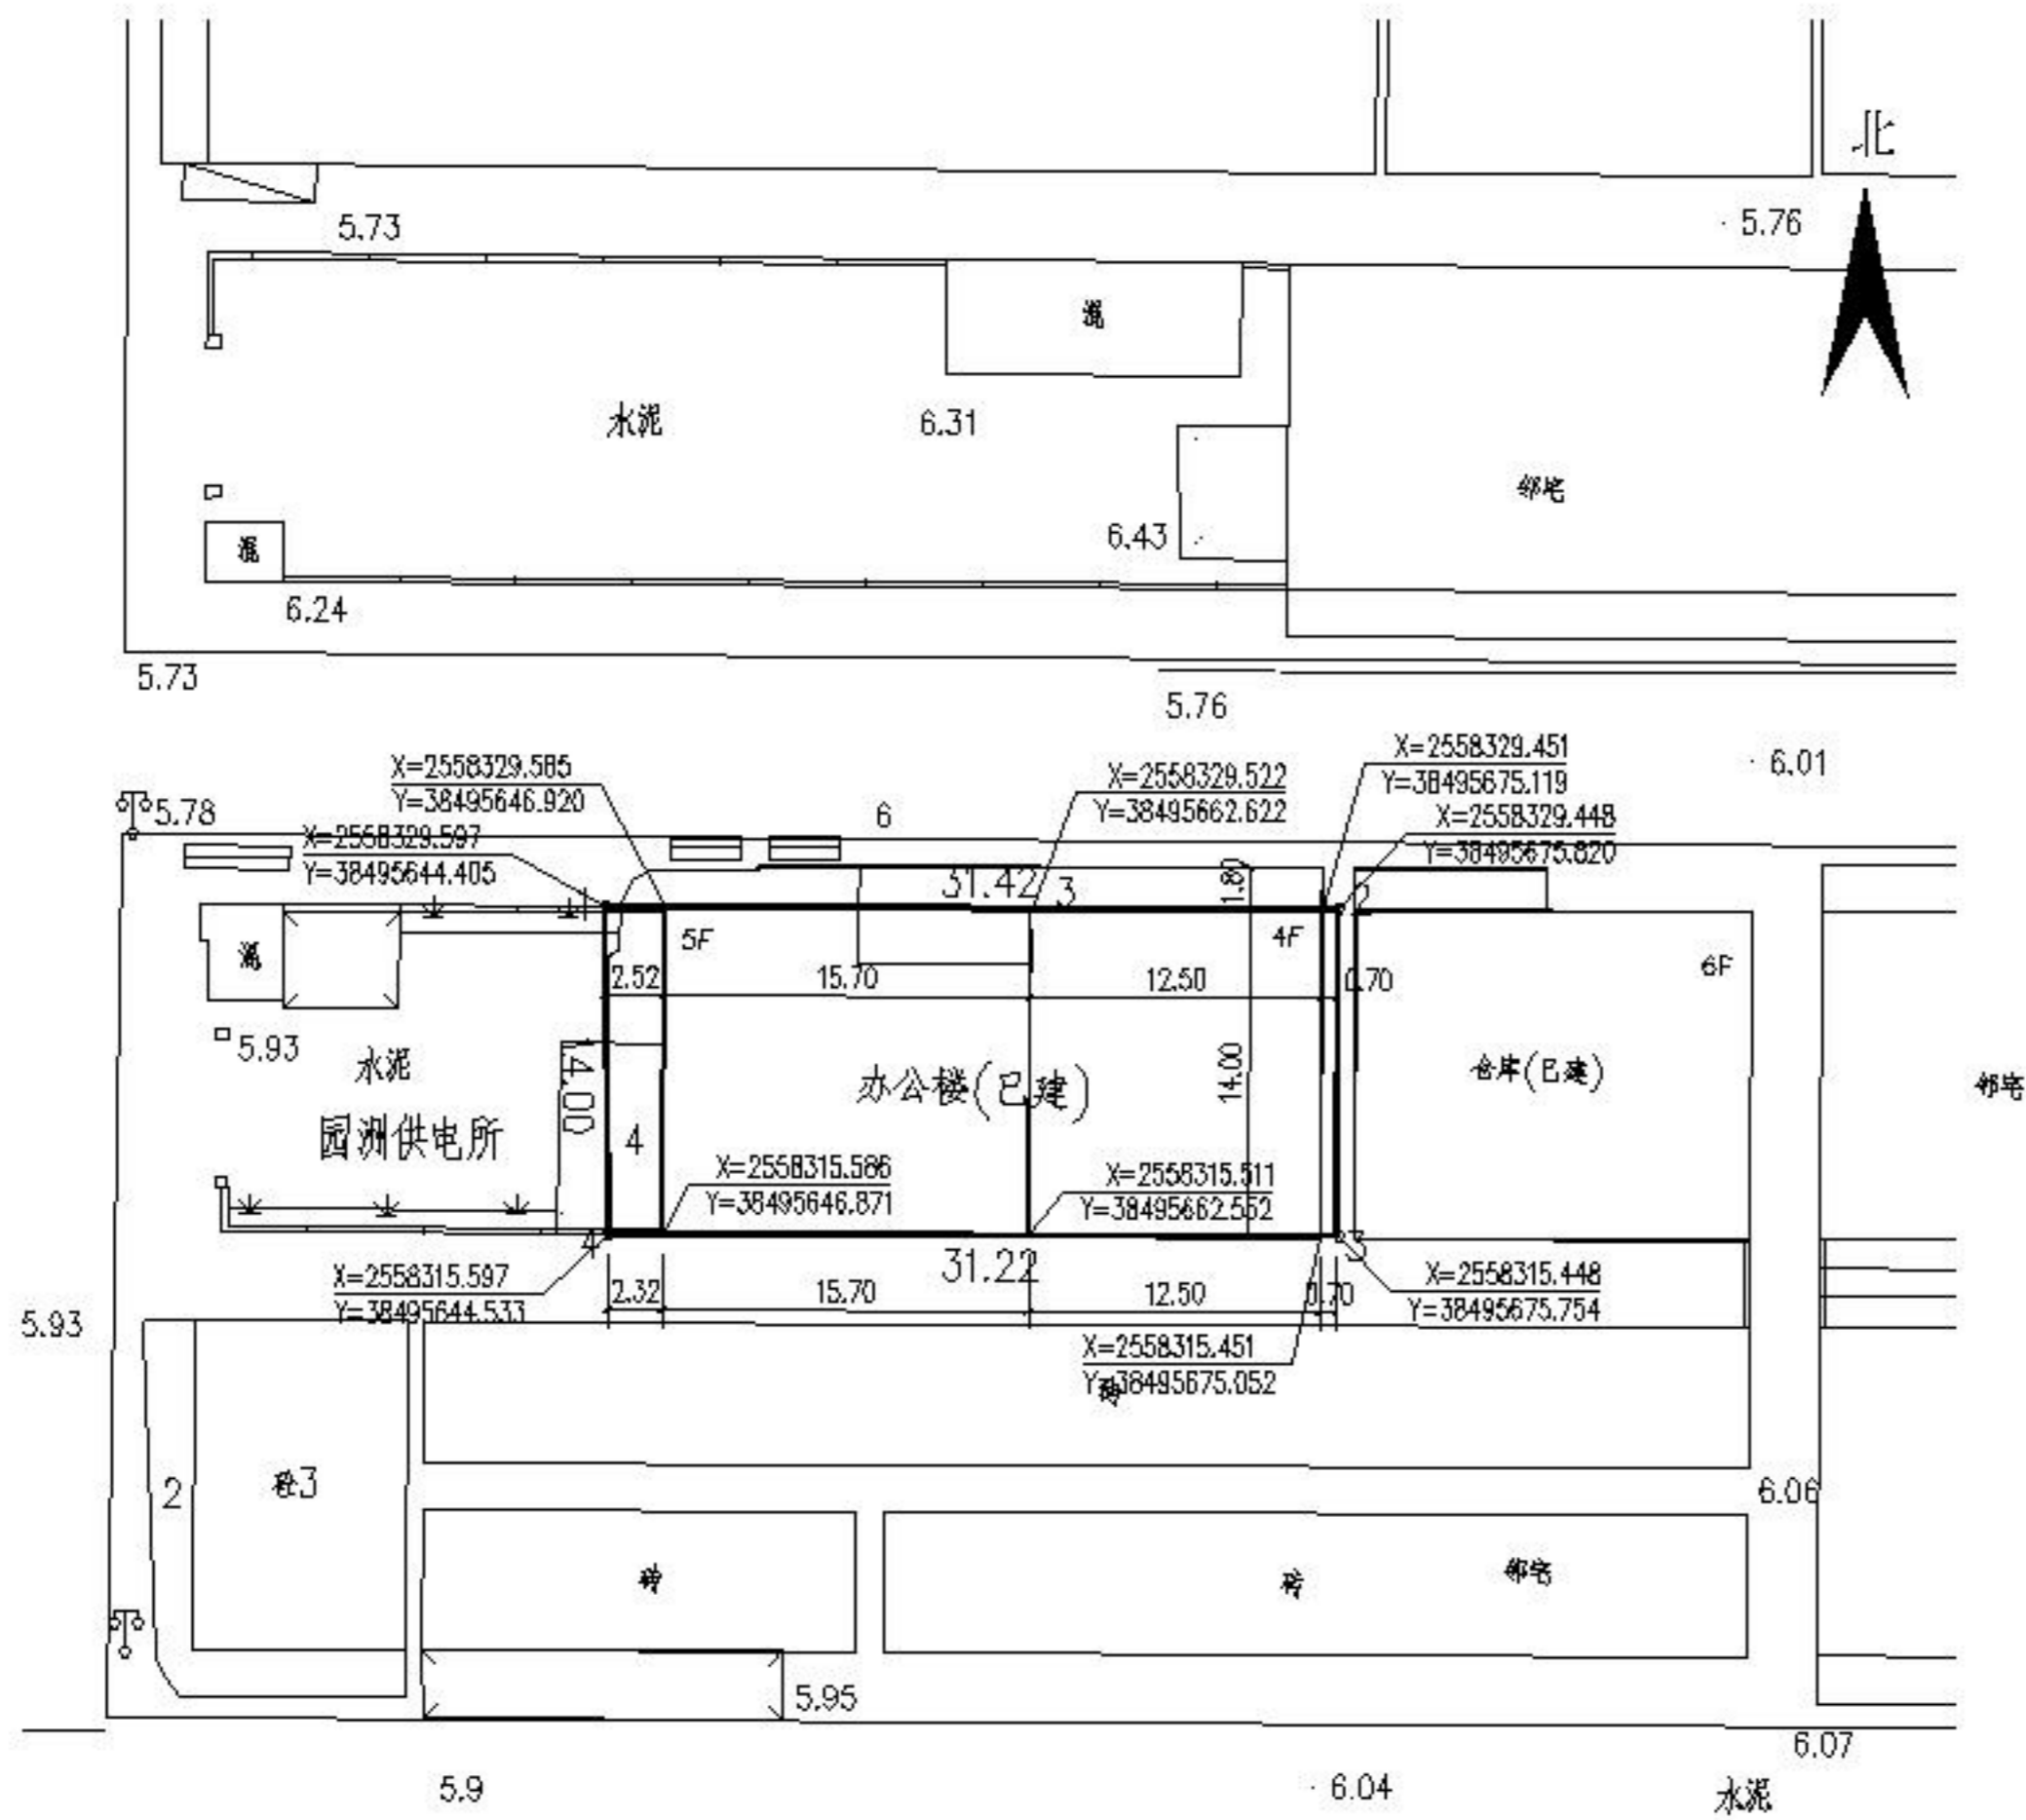

总平面图 1:300

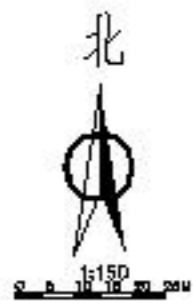

图例:

	建筑物
	规划用地红线
X=2558327.220 Y=38495793.254	测量坐标

主要建筑技术经济指标

用地面积 (m ²)	438.50m ²
建筑规划用地面积:	438.50m ²
建筑占地面积:	394.81m ²
总建筑面积:	2100.00m ²
建筑层高度:	18.55m
容积率:	4.79
建筑密度:	90.0%

博罗县建筑设计院 Boluo Architectural Design Institute		建设单位: 广东电网有限责任公司惠州博罗供电局 工程名称: 园洲供电所办公楼
中 途 设计: 李成达 中 标 设计: 李成达 校 对: 吴培群	项目负责人: 李成达 专业负责人: 李成达 设计: 陈少强 审核: 李成达	业务号: 日期: 2018.11 专业: 建筑(总) 图号: JS-01

院址: 博罗县博罗镇博罗大道东 122 号 电话: 0752-2211998